


NOTAS:
1 - PARA DETALHES VER PROJETO DE ESTRUTURAS METÁLICAS
2 - COTAS EM CENTÍMETROS

		Universidade Federal do Maranhão	
Local CAMPUS UNIVERSITÁRIO		Objeto do Serviço Técnico QUADRA POLIESPORTIVA	
Área Técnica ARQUITETURA	Escala PROJETO EXECUTIVO	Discriminação ELEV. LATERAL ESQUERDA 1 CORTE LONGITUDINAL BB E DETALHE - "AA"	
Data JUNHO / 2012	INDICADA	Revisão 00	Prancha 02/02
RESPONSÁVEL TÉCNICO: PROJETO:			

PROJETO DE ARQUITETURA

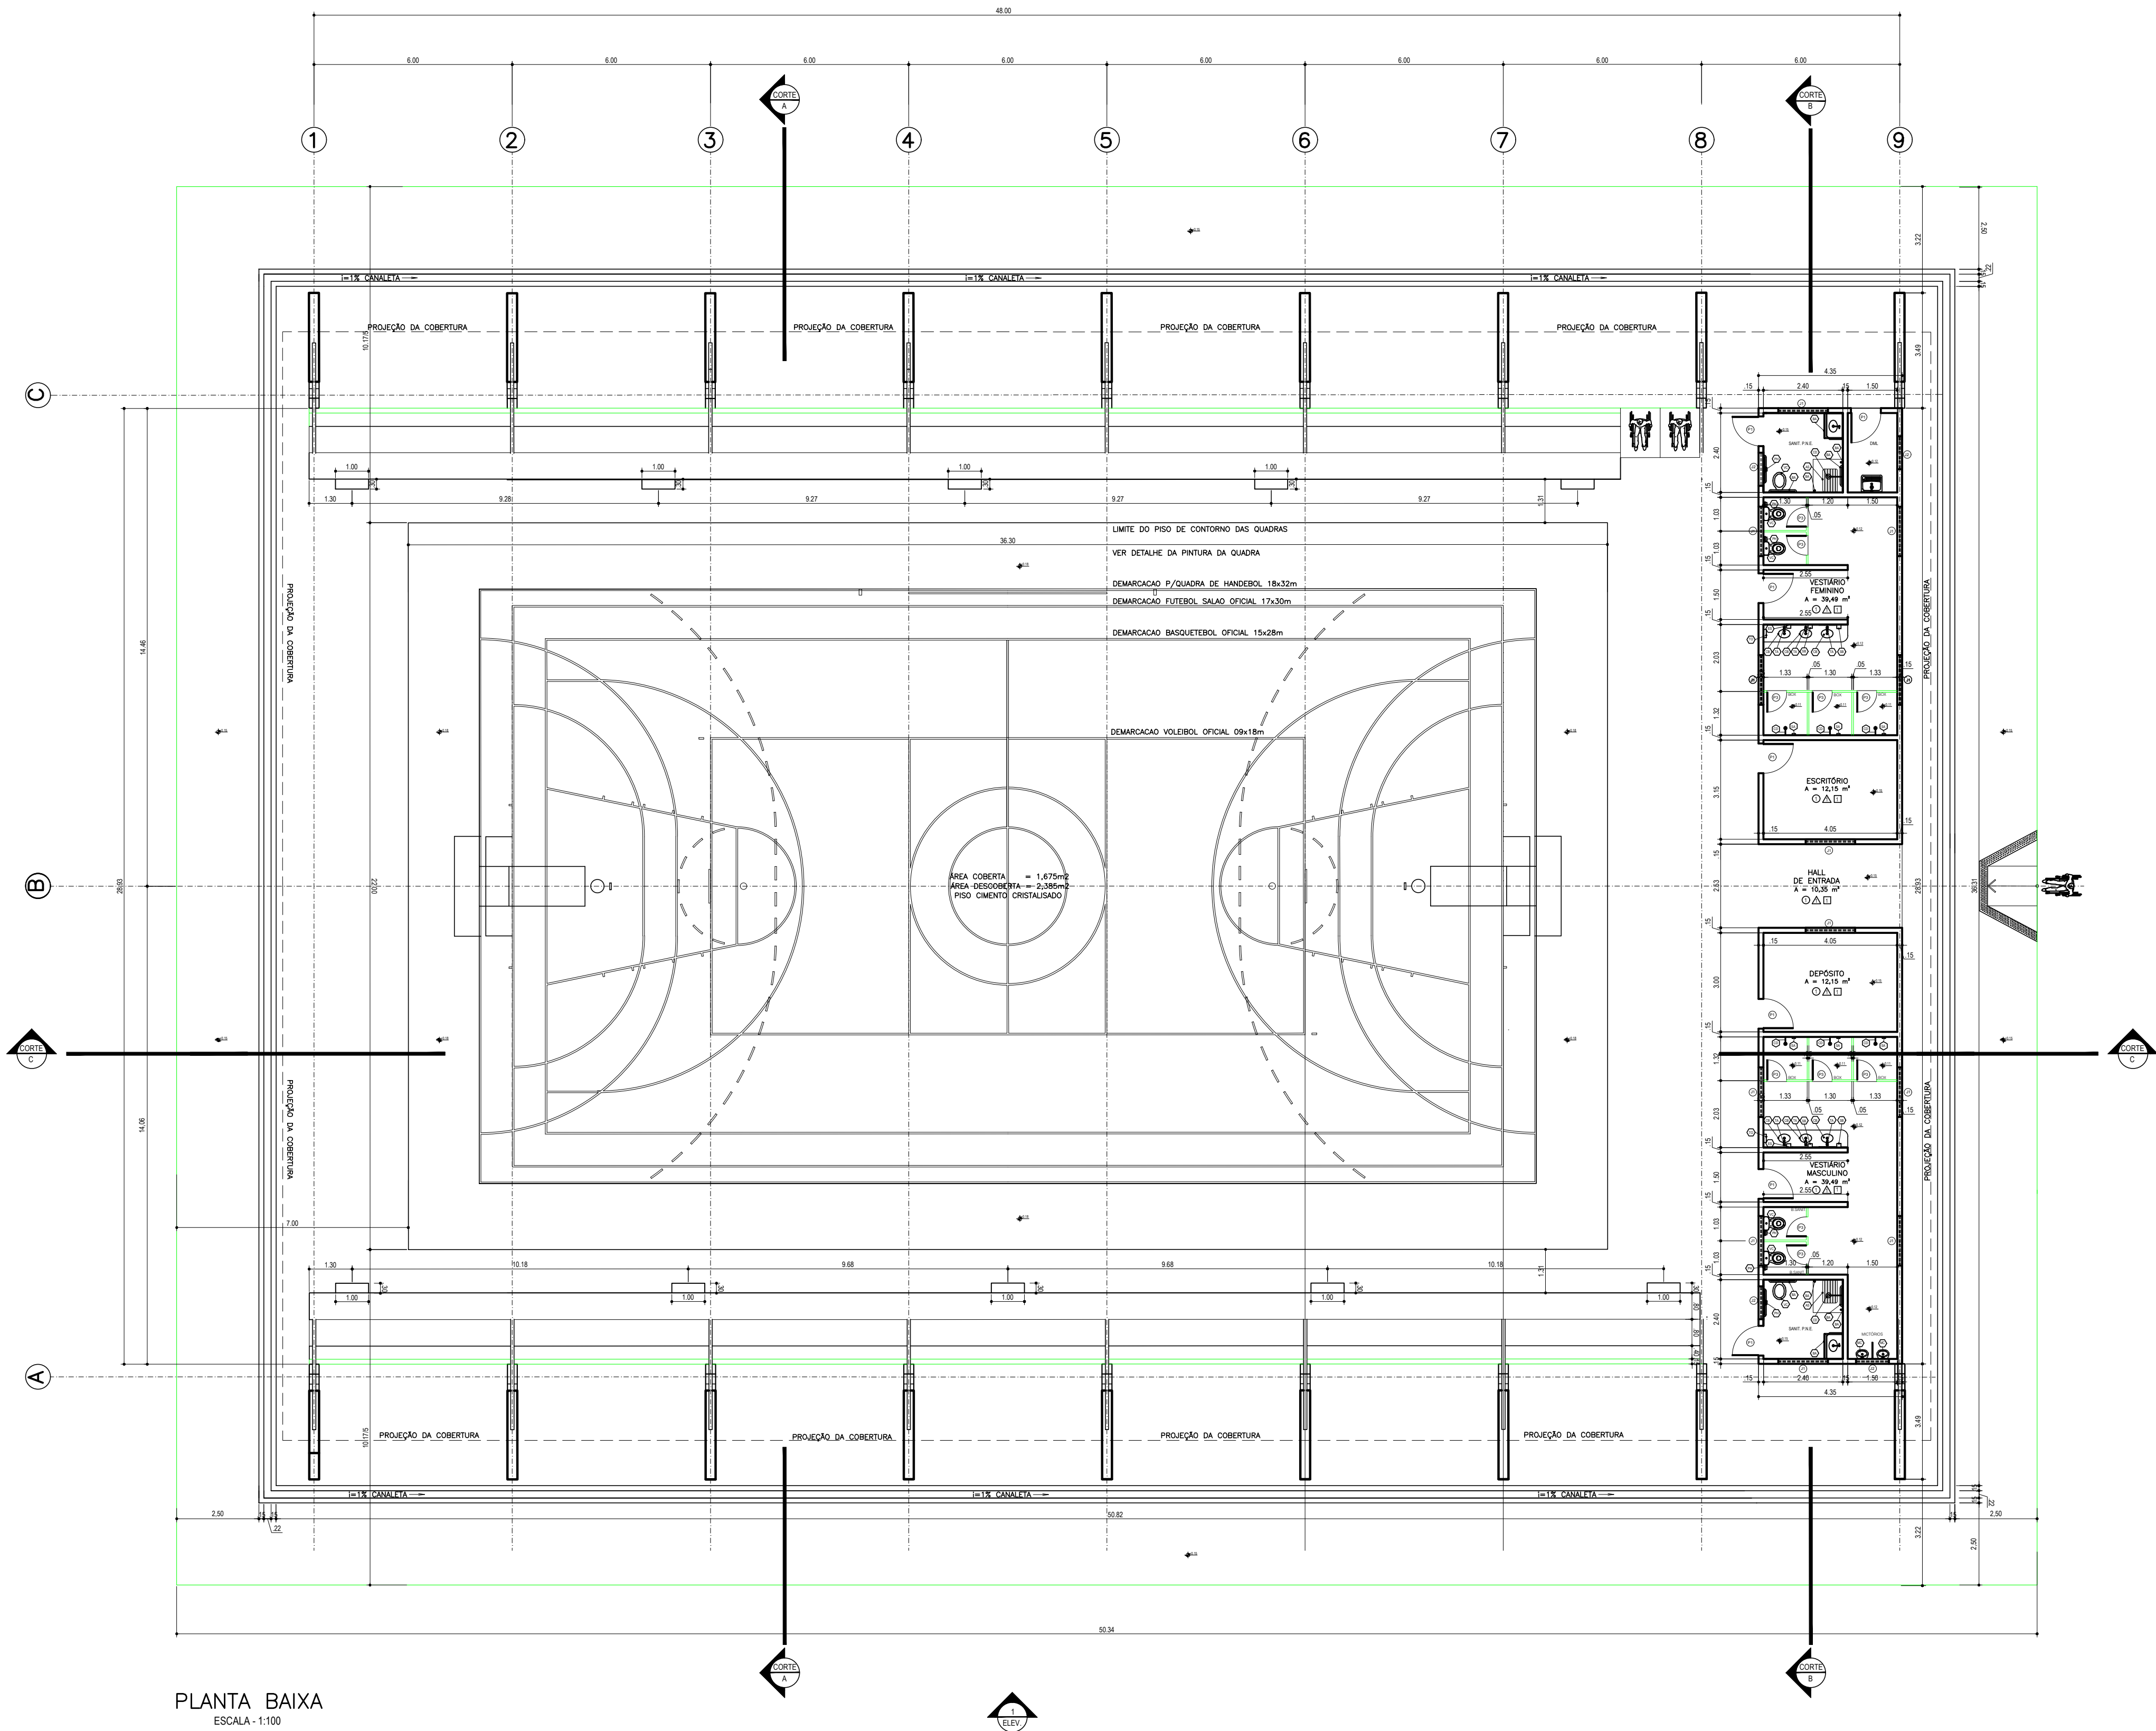

PLANTA BAIXA
ESCALA - 1:100

QUADRO DE ESQUADRIAS (SANITÁRIO FEMININO)				
PORTAS				
Nº	DIMENSÕES	QUANT.	TIPO	
P1	0,90 x 2,10	01	PORTA DE MADEIRA, TIPO MEXICANA, PINTADA COM VERNIZ INCOLOR, ACABAMENTO FOSCO (ABRIR), COM BARRA DE APOIO EM AÇO INOX Ø 1 1/4", INSTALADA A UMA ALTURA DE 0,90 m	
P2	0,90 x 2,10	04	PORTA COM QUADRO DE MADEIRA MACIÇA E PREENCHIMENTO EM LAMBRI (ABRIR), COM BARRA DE APOIO EM AÇO INOX Ø 1 1/4", INSTALADA A UMA ALTURA DE 0,90 m	
P3	0,60 x 1,90	06	PORTA DE PVC BRANCO COM PERFIS EM ALUMINIO CINZA (NATURAL)	
JANELAS				
Nº	DIMENSÕES	QUANT.	PEITORIL (h)	TIPO
J1	0,50 x 1,50	05	2,10	JANELA DE ALUMINIO CINZA (NATURAL) E VIDRO LISO INCOLOR e=5mm (BASCULANTE)
J2	0,50 x ,95	05	2,10	JANELA DE ALUMINIO CINZA (NATURAL) E VIDRO LISO INCOLOR e=5mm (BASCULANTE)

ESPECIFICAÇÕES (SANITÁRIO)	
○	PISO
1	CERÂMICA 33 x 33 cm, PEI 5, COR QUARTZO BRANCO, COM REJUNTE NA COR PLATINA, e = 3 mm
△	PAREDE
1	CERÂMICA 33 x 33 cm, COR QUARTZO BRANCO, COM REJUNTE NA COR PLATINA, e = 3 mm
□	TETO
1	LAJUE PINTADA COM TINTA PVA NA COR BRANCO NEVE

ESPECIFICAÇÕES (SANITÁRIO FEMININO)	
○	PISO
1	CERÂMICA 33 x 33 cm, PEI 5, COR QUARTZO BRANCO, COM REJUNTE NA COR PLATINA, e = 3 mm
△	PAREDE
1	CERÂMICA 33 x 33 cm, COR QUARTZO BRANCO, COM REJUNTE NA COR PLATINA, e = 3 mm
□	TETO
1	LAJUE PINTADA COM TINTA PVA NA COR BRANCO NEVE
○	LOUÇAS, METAIS E ACESSÓRIOS
CB	CUBA OVAL DE LOUÇA, COR BRANCA
ES	ESPELHO CRISTAL, e = 5 mm, MED. 0,50 x 0,90 m, FIXADO COM PARAFUSOS DE AÇO INOX, INSTALADO A UMA ALTURA DE 1,00 m DO PISO
PH	PORTA PAPEL HIGIÊNICO DE AÇO INOX, EMBUTIR
PR	PRATELEIRA EM GRANITO CINZA ANDORINHA, INSTALADA A UMA ALTURA DE 1,30 m DO PISO
SB	SABONETEIRA PLÁSTICA NA COR BRANCA, COM PULSADOR E COM RESERVATÓRIO PARA SABONETE LÍQUIDO, COM CAP. 800 ml
TO	DISPENSER PLÁSTICO NA COR BRANCA, PARA TOALHA DE PAPEL INTERFOLHADA
TA	TORNEIRA METÁLICA DE BANCADA, PARA LAVATÓRIO, CROMADA, COM AREJADOR, ACIONAMENTO AUTOMÁTICO
BA	BARRA DE APOIO EM AÇO INOX POLIDO Ø 1 1/4"
VC	VASO SANITÁRIO, COR BRANCA, CONVENCIONAL; VÁLVULA DE DESCARGA EMBUTIDA NA PAREDE
AS	ASSENTO ARTICULÁVEL EM POLIPROPILENO, BORDAS ARREDONDADAS, COR BRANCA
CD	CHUVEIRO COM DESVIADOR FLEXÍVEL
SA	SABONETEIRA DE AÇO INOX, EMBUTIR
MC	MICTÓRIO, COR BRANCA, CONVENCIONAL; VÁLVULA DE DESCARGA EMBUTIDA NA PAREDE

NOTA(S):
1 - PARA DETALHES VER PROJETO DE ESTRUTURAS METÁLICAS
2 - COTAS EM CENTÍMETROS

		Universidade Federal do Maranhão	
Local	CAMPUS UNIVERSITÁRIO	Objeto do Serviço Técnico	QUADRA POLIESPORTIVA
Área Técnica	ARQUITETURA	Etapa	PROJETO EXECUTIVO
Data	JUNHO / 2012	Discriminação	PLANTA BAIXA
Responsável Técnico		Revisão	00
Projeto		Prancha	01/02